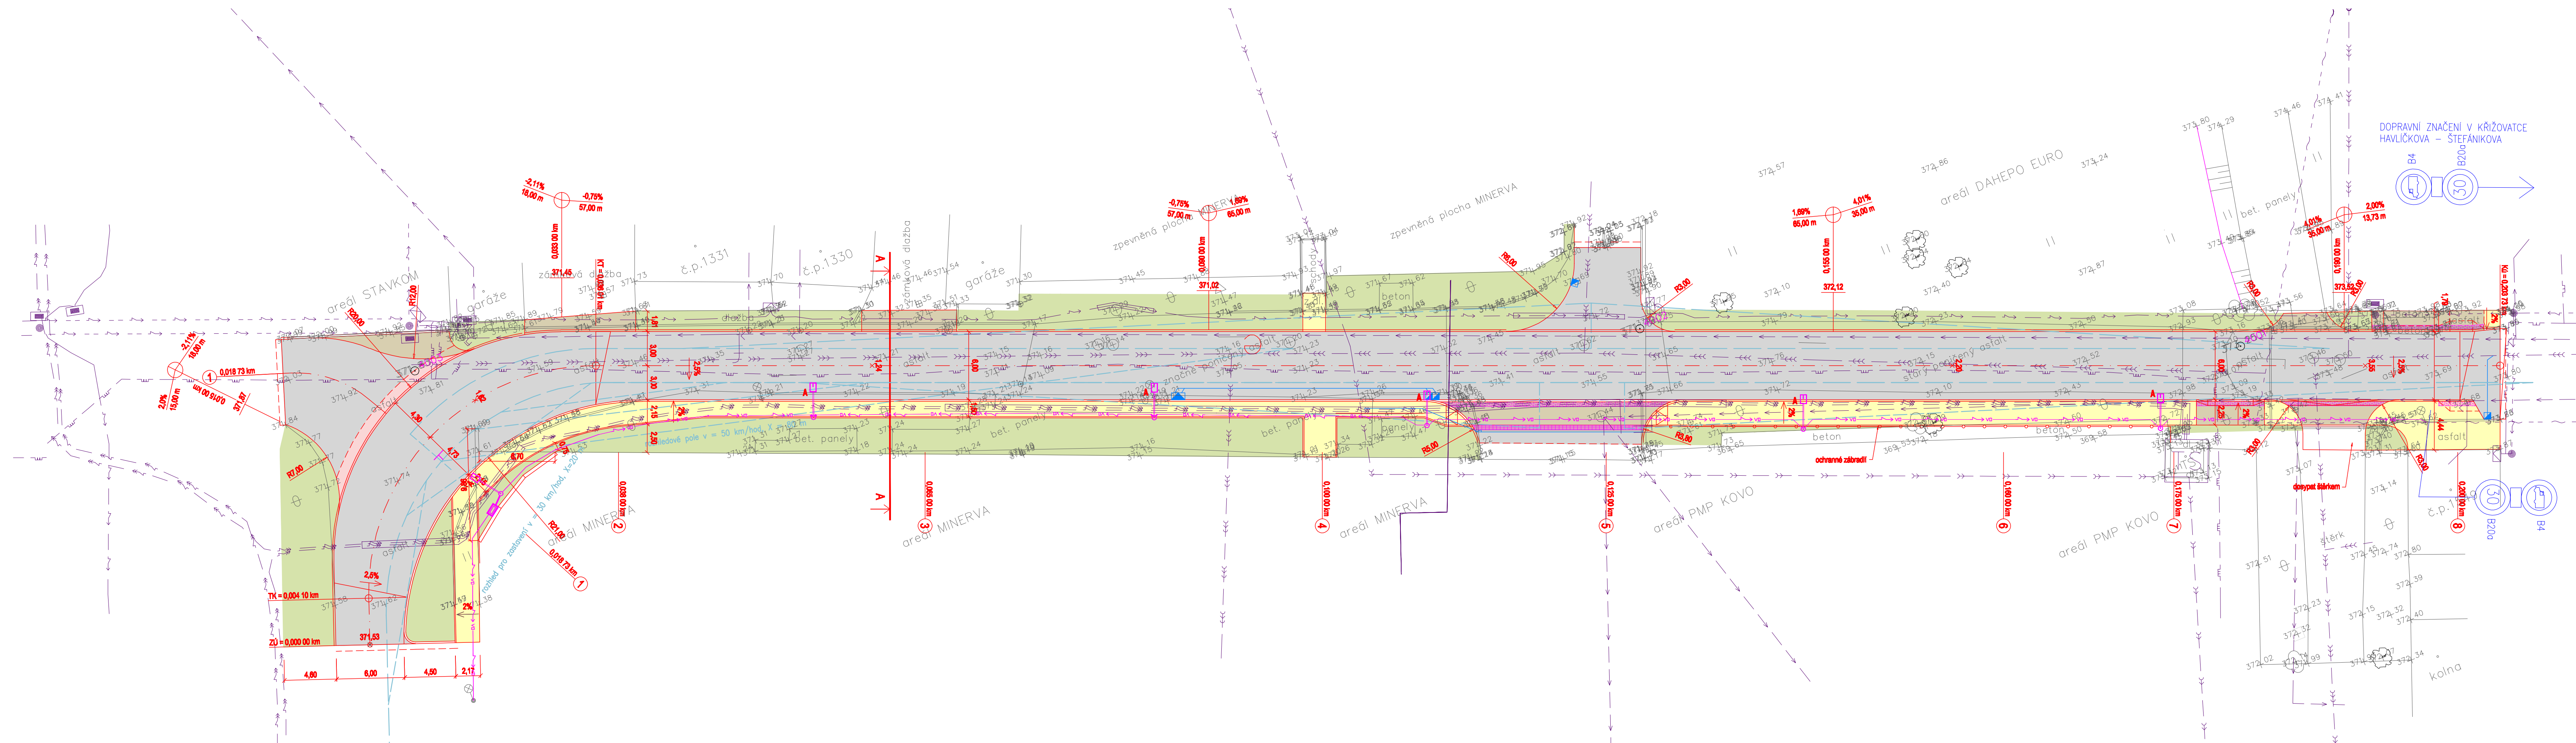

 

 




SITUACE M 1:250













LEGENDA:

- | | |
|---|--|
|  | KOMUNIKACE S ASFALTOBETONOVÝM KRYTEM |
|  | SJEZDY S KRYTEM Z BETONOVÉ ZÁMKOVÉ DLAŽBY |
|  | CHODNÍK S KRYTEM Z BETONOVÉ ZÁMKOVÉ DLAŽBY |
|  | ZELEŇ |
|  | VAROVNÉ PÁSY Z ČERVENÉ HMATOVÉ DLAŽBY |
|  | UMĚLA VODÍCÍ LINIE Z DLAŽBY S PODELNÝMI DRÁŽKAMI |


NAVRŽENÉ INŽENÝRSKÉ SÍTĚ

- vo —→ vo KABEL VEŘEJNÉHO OSVĚTLENÍ
○ —□ LAMPA VEŘEJNÉHO OSVĚTLENÍ

STÁVAJÍCÍ INŽENÝRSKÉ SÍTĚ

- | | |
|---|---------------------------------|
|  | KANALIZACE DEŠŤOVÁ |
|  | KANALIZACE JEDNOTNÁ |
|  | VODOVOD |
|  | PLYNOVOD STŘEDOTLAKÝ |
|  | PODZEMNÍ VEDENÍ NÍZKÉHO NAPĚTÍ |
|  | NADZEMNÍ VEDENÍ NÍZKÉHO NAPĚTÍ |
|  | PODZEMNÍ VEDENÍ VYSOKÉHO NAPĚTÍ |
|  | NADZEMNÍ VEDENÍ VYSOKÉHO NAPĚTÍ |
|  | PODZEMNÍ SLABOPROUDÉ KABELY |
|  | NADZEMNÍ SLABOPROUDÉ KABELY |

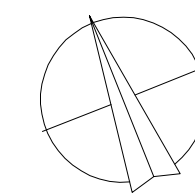Souřadný systém: S-JTSK
Výškový systém: Bpv



Vedoucí projektant	Ing. Jiří Matula	matula	
Zodpovědný projektant	Ing. Radka Matulová	PROJEKCE DOPRAVNÍCH STAVŮ ŠUMAVSKÁ 15, 602 00 BRN	
Vypracoval	Ing. Radka Matulová	tel., fax 541 235 048 email: matula@matula.biz	
Investor	Město Boskovice, Masarykovo nám. 4/2, 680 18 Boskovice		
PROPOJENÍ ULIC NÁDRAŽNÍ A ŠTEFÁNIKOVA V BOSKOVICÍCH		Formát	6 A4
		Datum	01/2017
		Stupeň	DSP + PDP
SO 101 – KOMUNIKACE			
SITUACE		měřítko 1:250	č. výkresu 02