


LEGENDA MÍSTNOSTÍ:		
OZN.	NAZEV MÍSTNOSTI	PLOCHA [m ²]
0.01	GARAŽ	38,54
0.02	TECHNICKÁ MÍSTNOST	6,10
0.03	PŘÍRUČNÍ SKLAD – ZAHRADNÍ TECHNIKY	24,17
		68,81

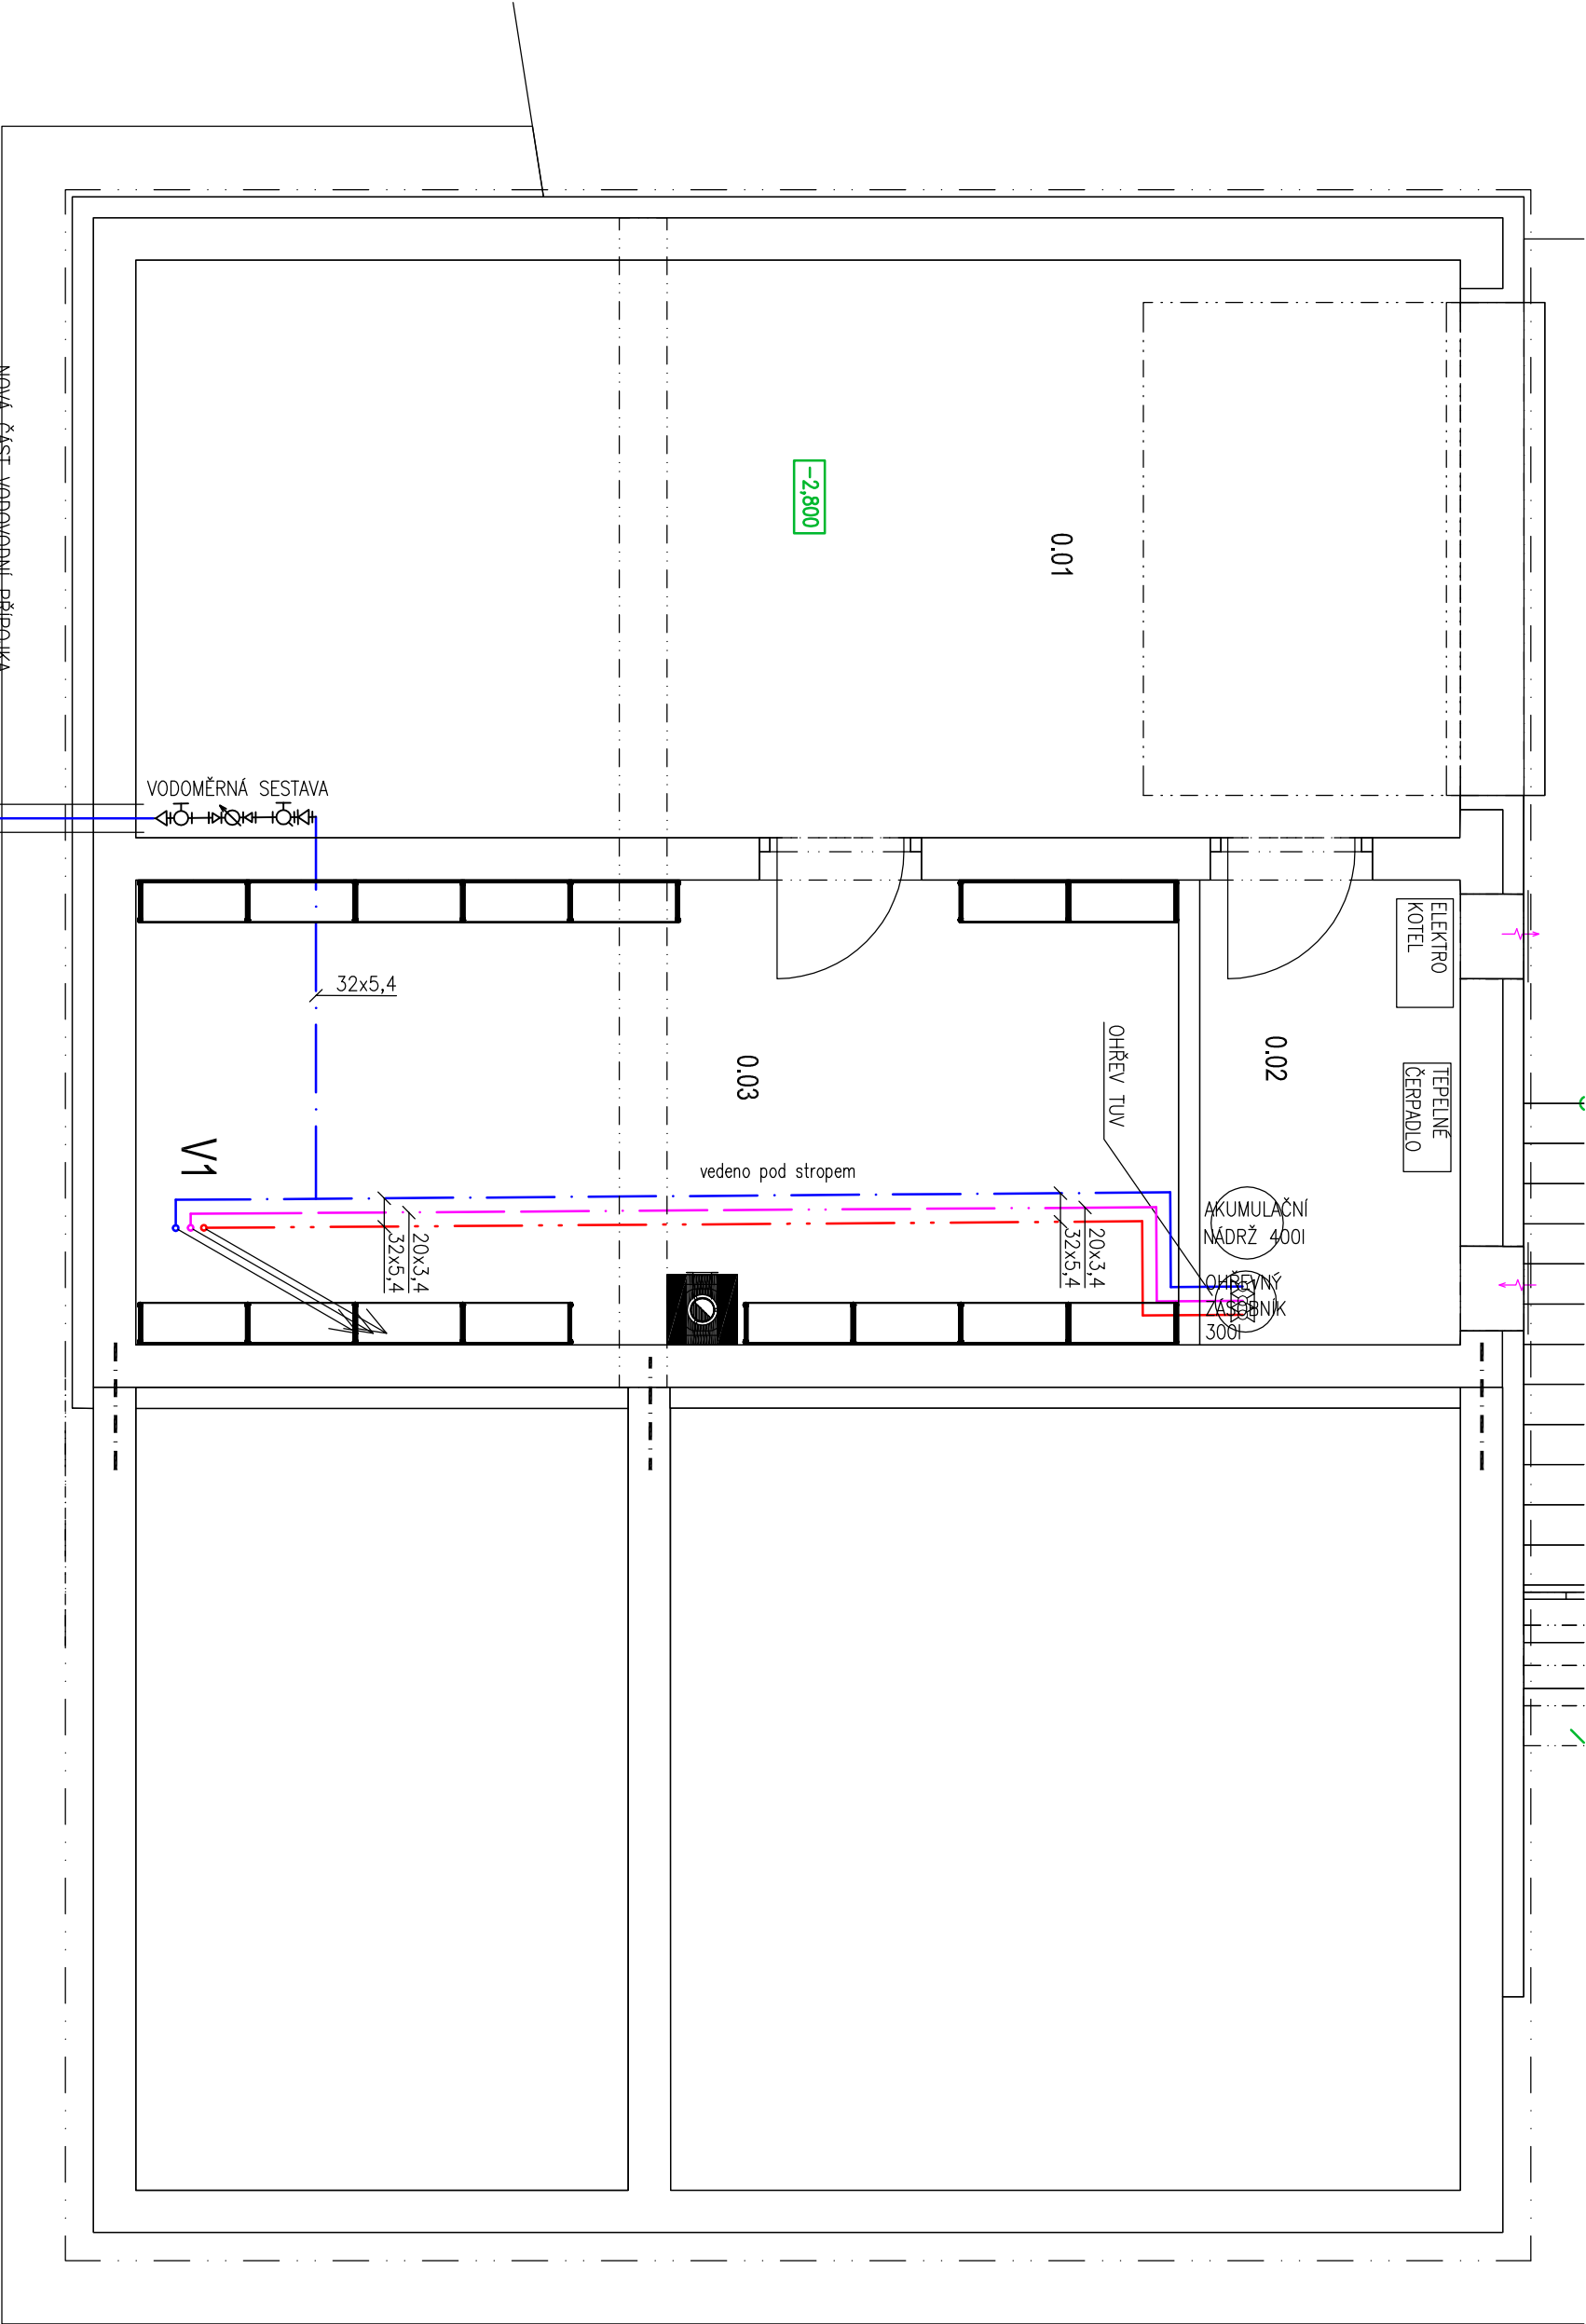

LEGENDA ČAR

VNITŘNÍ ROZVOD – STUDENÁ VODA

VNITŘNÍ ROZVOD – TEPLÁ VODA

VNITŘNÍ ROZVOD – CÍRKULACE

STOUPACÍ POTRUBÍ STUJENÉ VODY

V1

Výpracoval: Ing. Pavel Skalka		Ing. Pavel Skalka	
Investor: Město Boskovice, IČO: 002 79 978, Masarykovo nám. 4/2, 680 18 Boskovice		Obč. 27, 634 00 Brno	
Místo: K.ú.Hrádkov, p.č. 38, 43/1, 43/2, 43/3, 43/4, 44/3, 44/4, 89/1, 89/2		ZTL, KANAL., VODA, PLYN	
Stavba: NOVOSTAVBA OSADNÍHO VÝBORU HRÁDKOV		IČO 747 07 701	
Hrádkov č.p. 13, 680 01 Boskovice		Datum: 10/2018	
Část: D.1.4 ZDRAVOTNĚ TECHNICKÉ INSTALACE		Projekt pro provedení stavy	
Obsah: PŮDORYS 1.PP – VODOVOD		Měřítko: 1:50	
		Č.výkresu: 5	