



### LEGENDA

- DATOVÁ ROZVODNICE 19", 42U, (800 x 1.970 x 600)
- DATOVÁ ZÁSUVKA 1xRJ45 Cat 6
- DATOVÁ ZÁSUVKA 2xRJ45 Cat 6 pod omítkou
- ZÁSUVKA HDMI
- HLAVNÍ TRASA DATOVÝCH ROZVODŮ
- DATOVÉ ROZVODY
- KABEL HDMI

Kabel CXKH-O 2x2,5mm<sup>2</sup> -rozhlas 100V, pod omítkou, v podhledu  
Kabel CXKH-O 2x1,5mm<sup>2</sup> - hodiny pod omítkou, v podhledu  
Kabel CXKH-O 2x1,5mm<sup>2</sup> - zvonění pod omítkou, v podhledu

Hodiny závěsné oboustranné

Reproduktor nástěnný, vestavěný v prostoru s kazetovým podhledem

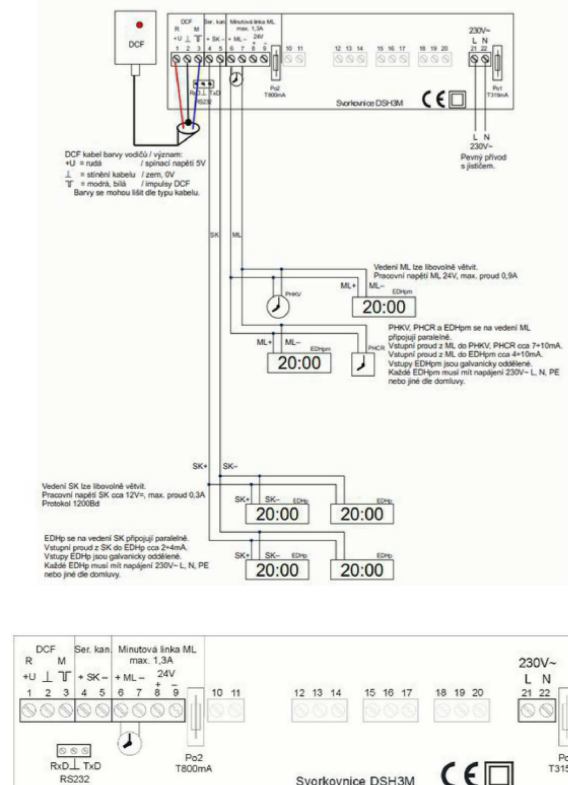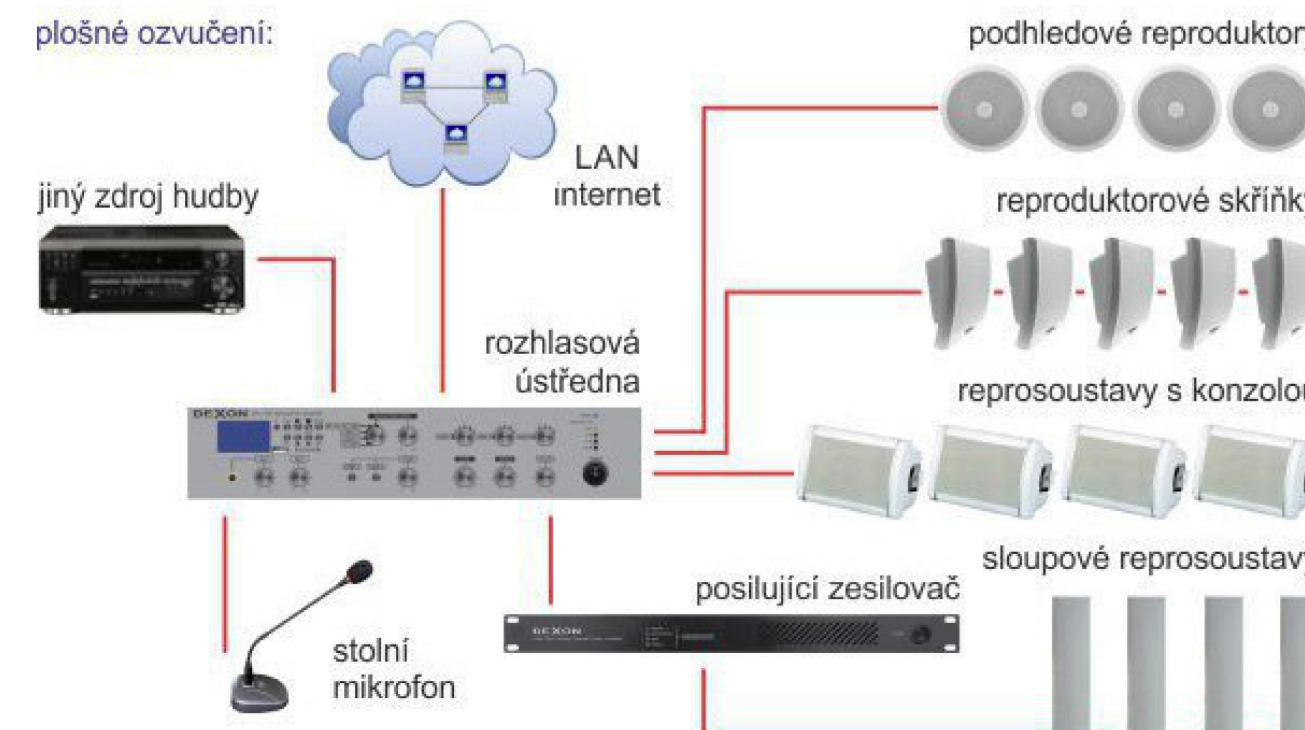

**ROZVODNÁ SOUSTAVA: 3+PEN, 3N+PE AC 400V TN-C-S**  
**OCHRANA NEŽIVÝCH ČÁSTÍ DLE ČSN 33 2000-4-41 edice 3:**  
**AUTOMATICKÝM ODPOJENÍM PŘI PORUŠE, PROUDOVÝMI CHRÁNIČI, POSPOJOVÁNÍM**

PROJEKTE EL. ZAŘÍZENÍ A HROMOSVODŮ			STUPEŇ: DPS
JIRÍ PAVLŮ, KPT. JAROŠE 37, 680 01 BOSKOVICE, IČ: 155 82 647			
VEDOUcí PROJEKTU:	ZODPOVĚDNÝ PROJEKTANT:	VYPRACOVAL	DATUM: 01/2024
PAVLŮ JIRÍ	PAVLŮ JIRÍ	PAVLŮ JIRÍ	
<i>PAVLŮ JIRÍ</i>	<i>PAVLŮ JIRÍ</i>	<i>PAVLŮ JIRÍ</i>	MĚŘÍTKO: 1 : 50
INVESTOR:	Město Boskovice, Masarykovo nám. 4/2, 680 01 Boskovice		
STAVBA:	Základní škola Boskovice, příspěvková organizace odlučené pracoviště nám. 9. května 953/8, 680 01 Boskovice REKONSTRUKCE ELEKTROINSTALACE - ETAPA II.		ČÍSLO VÝKRESU: 05
OBSAH:	SLABOPROUDÉ ROZVODY ČÁST I		